



# 龙口35kV备用电源变电站主接线图

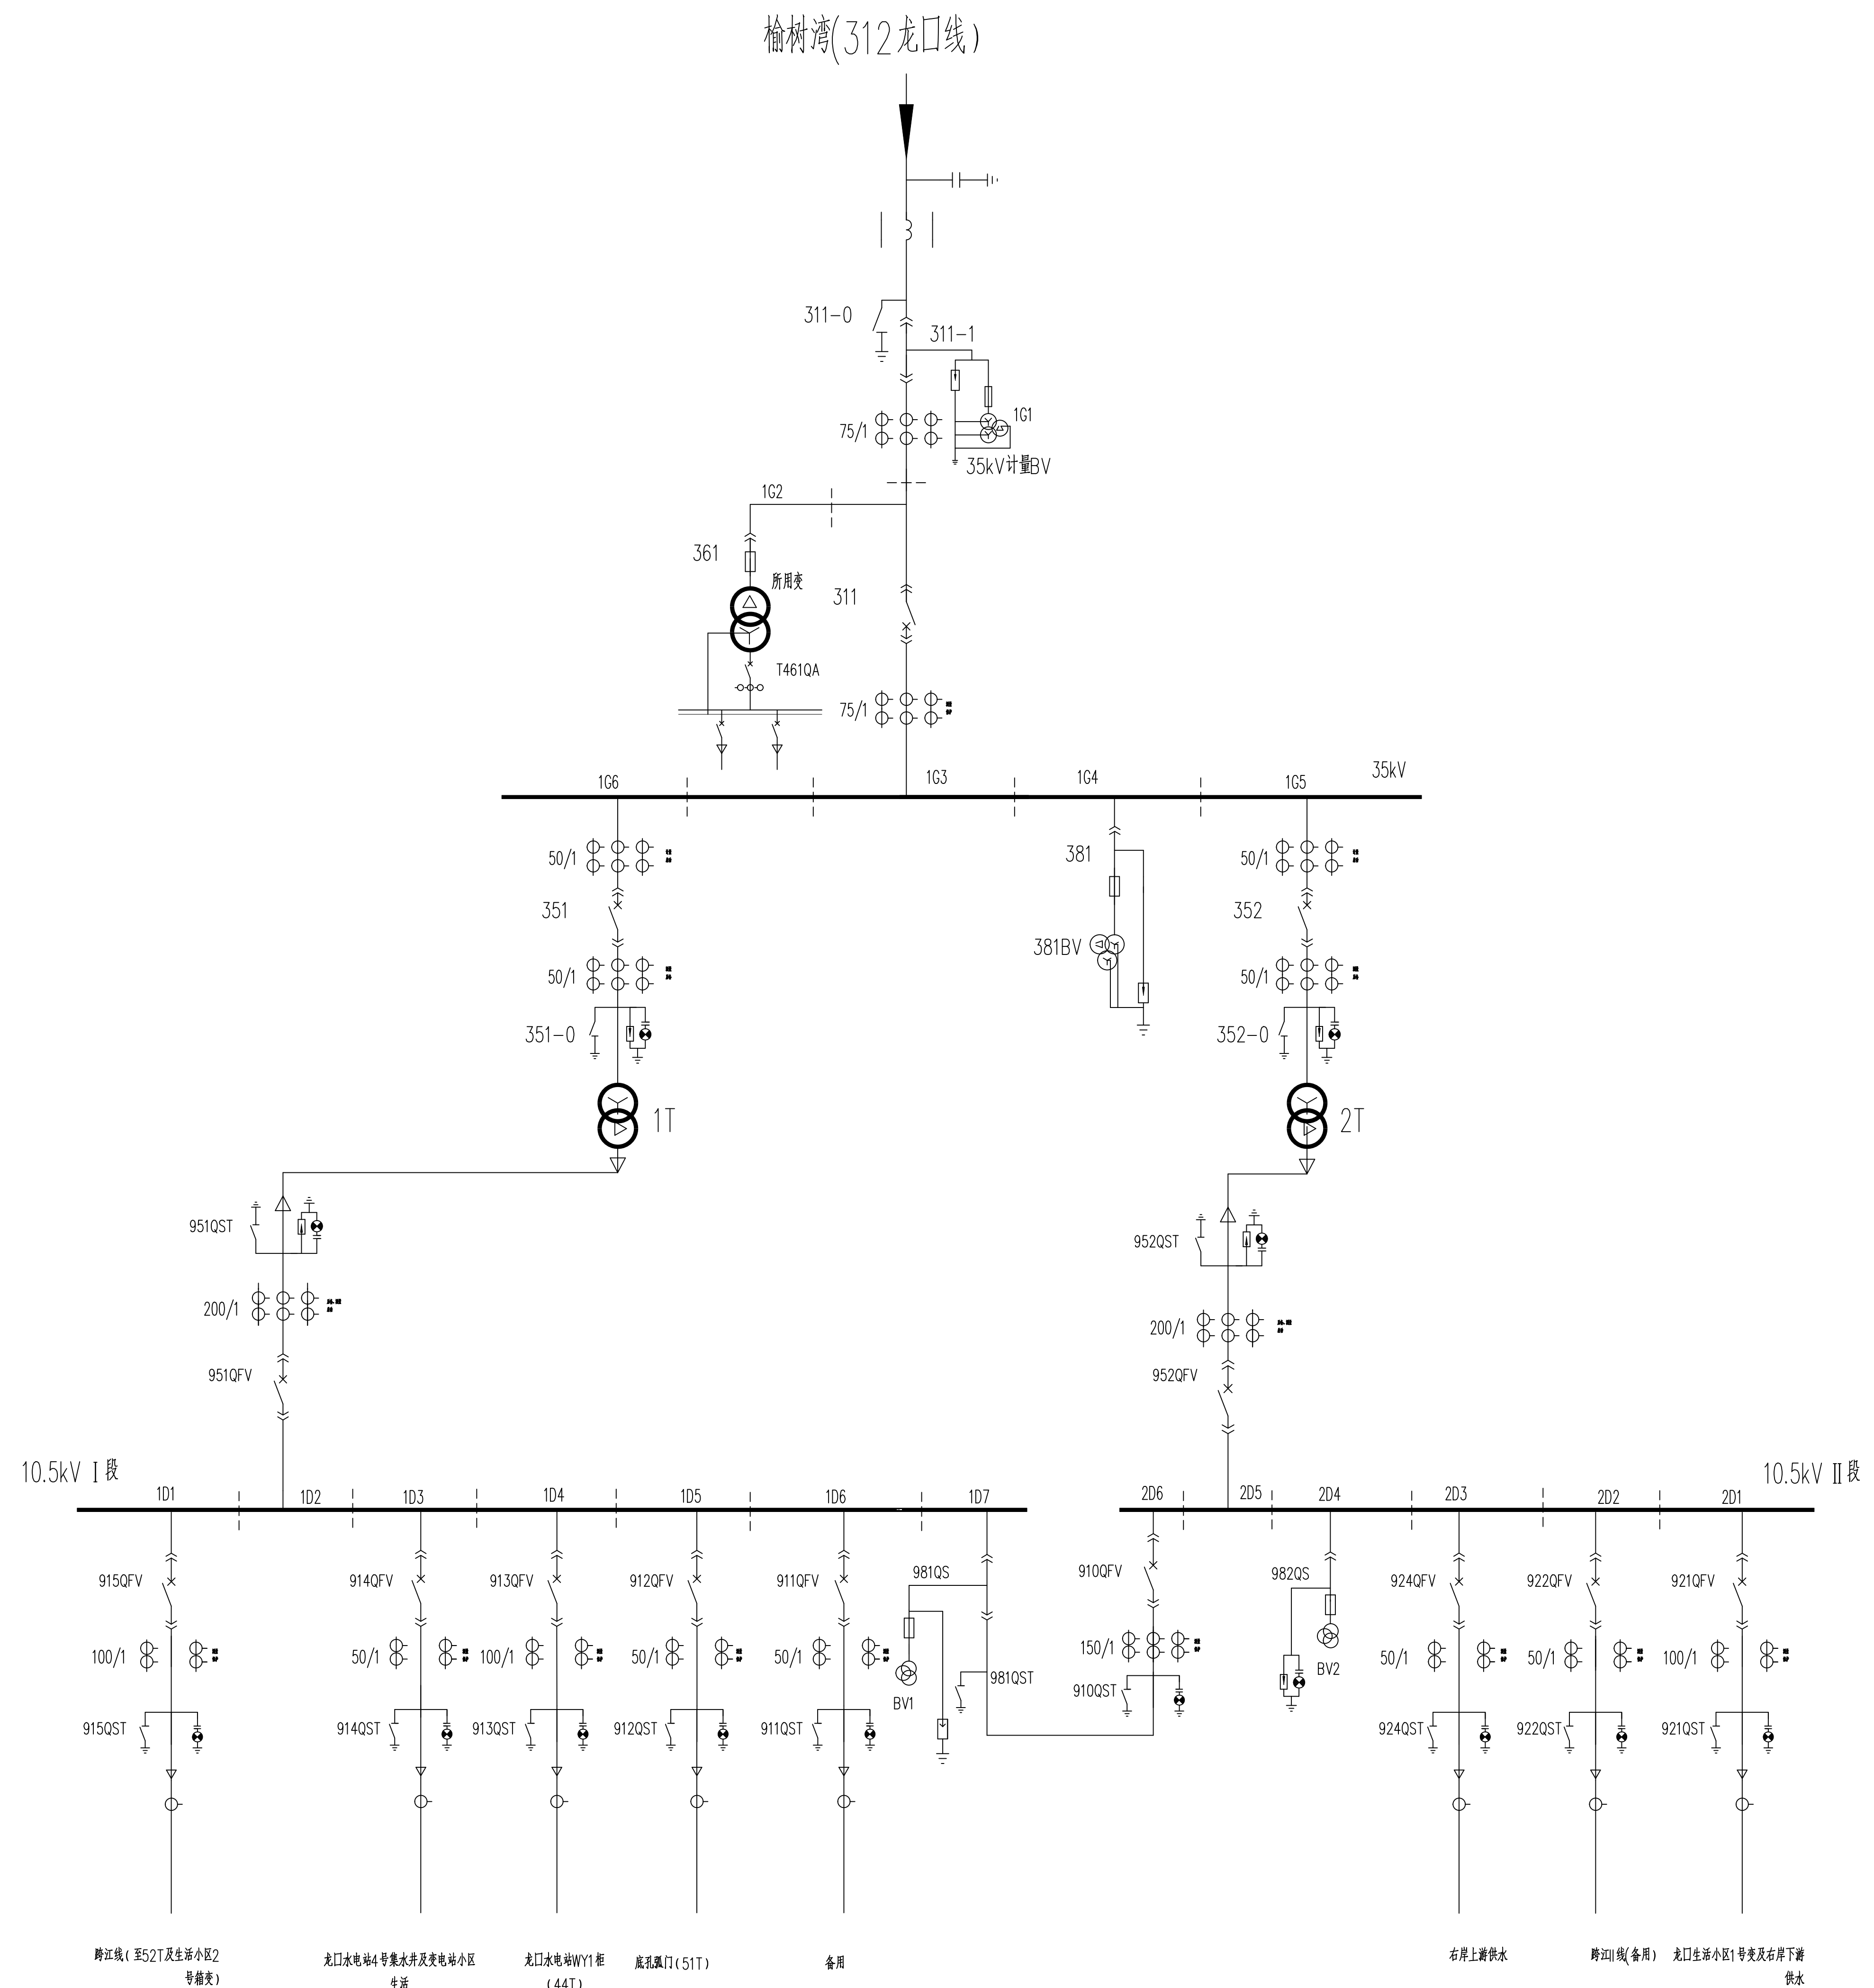

所用接线图

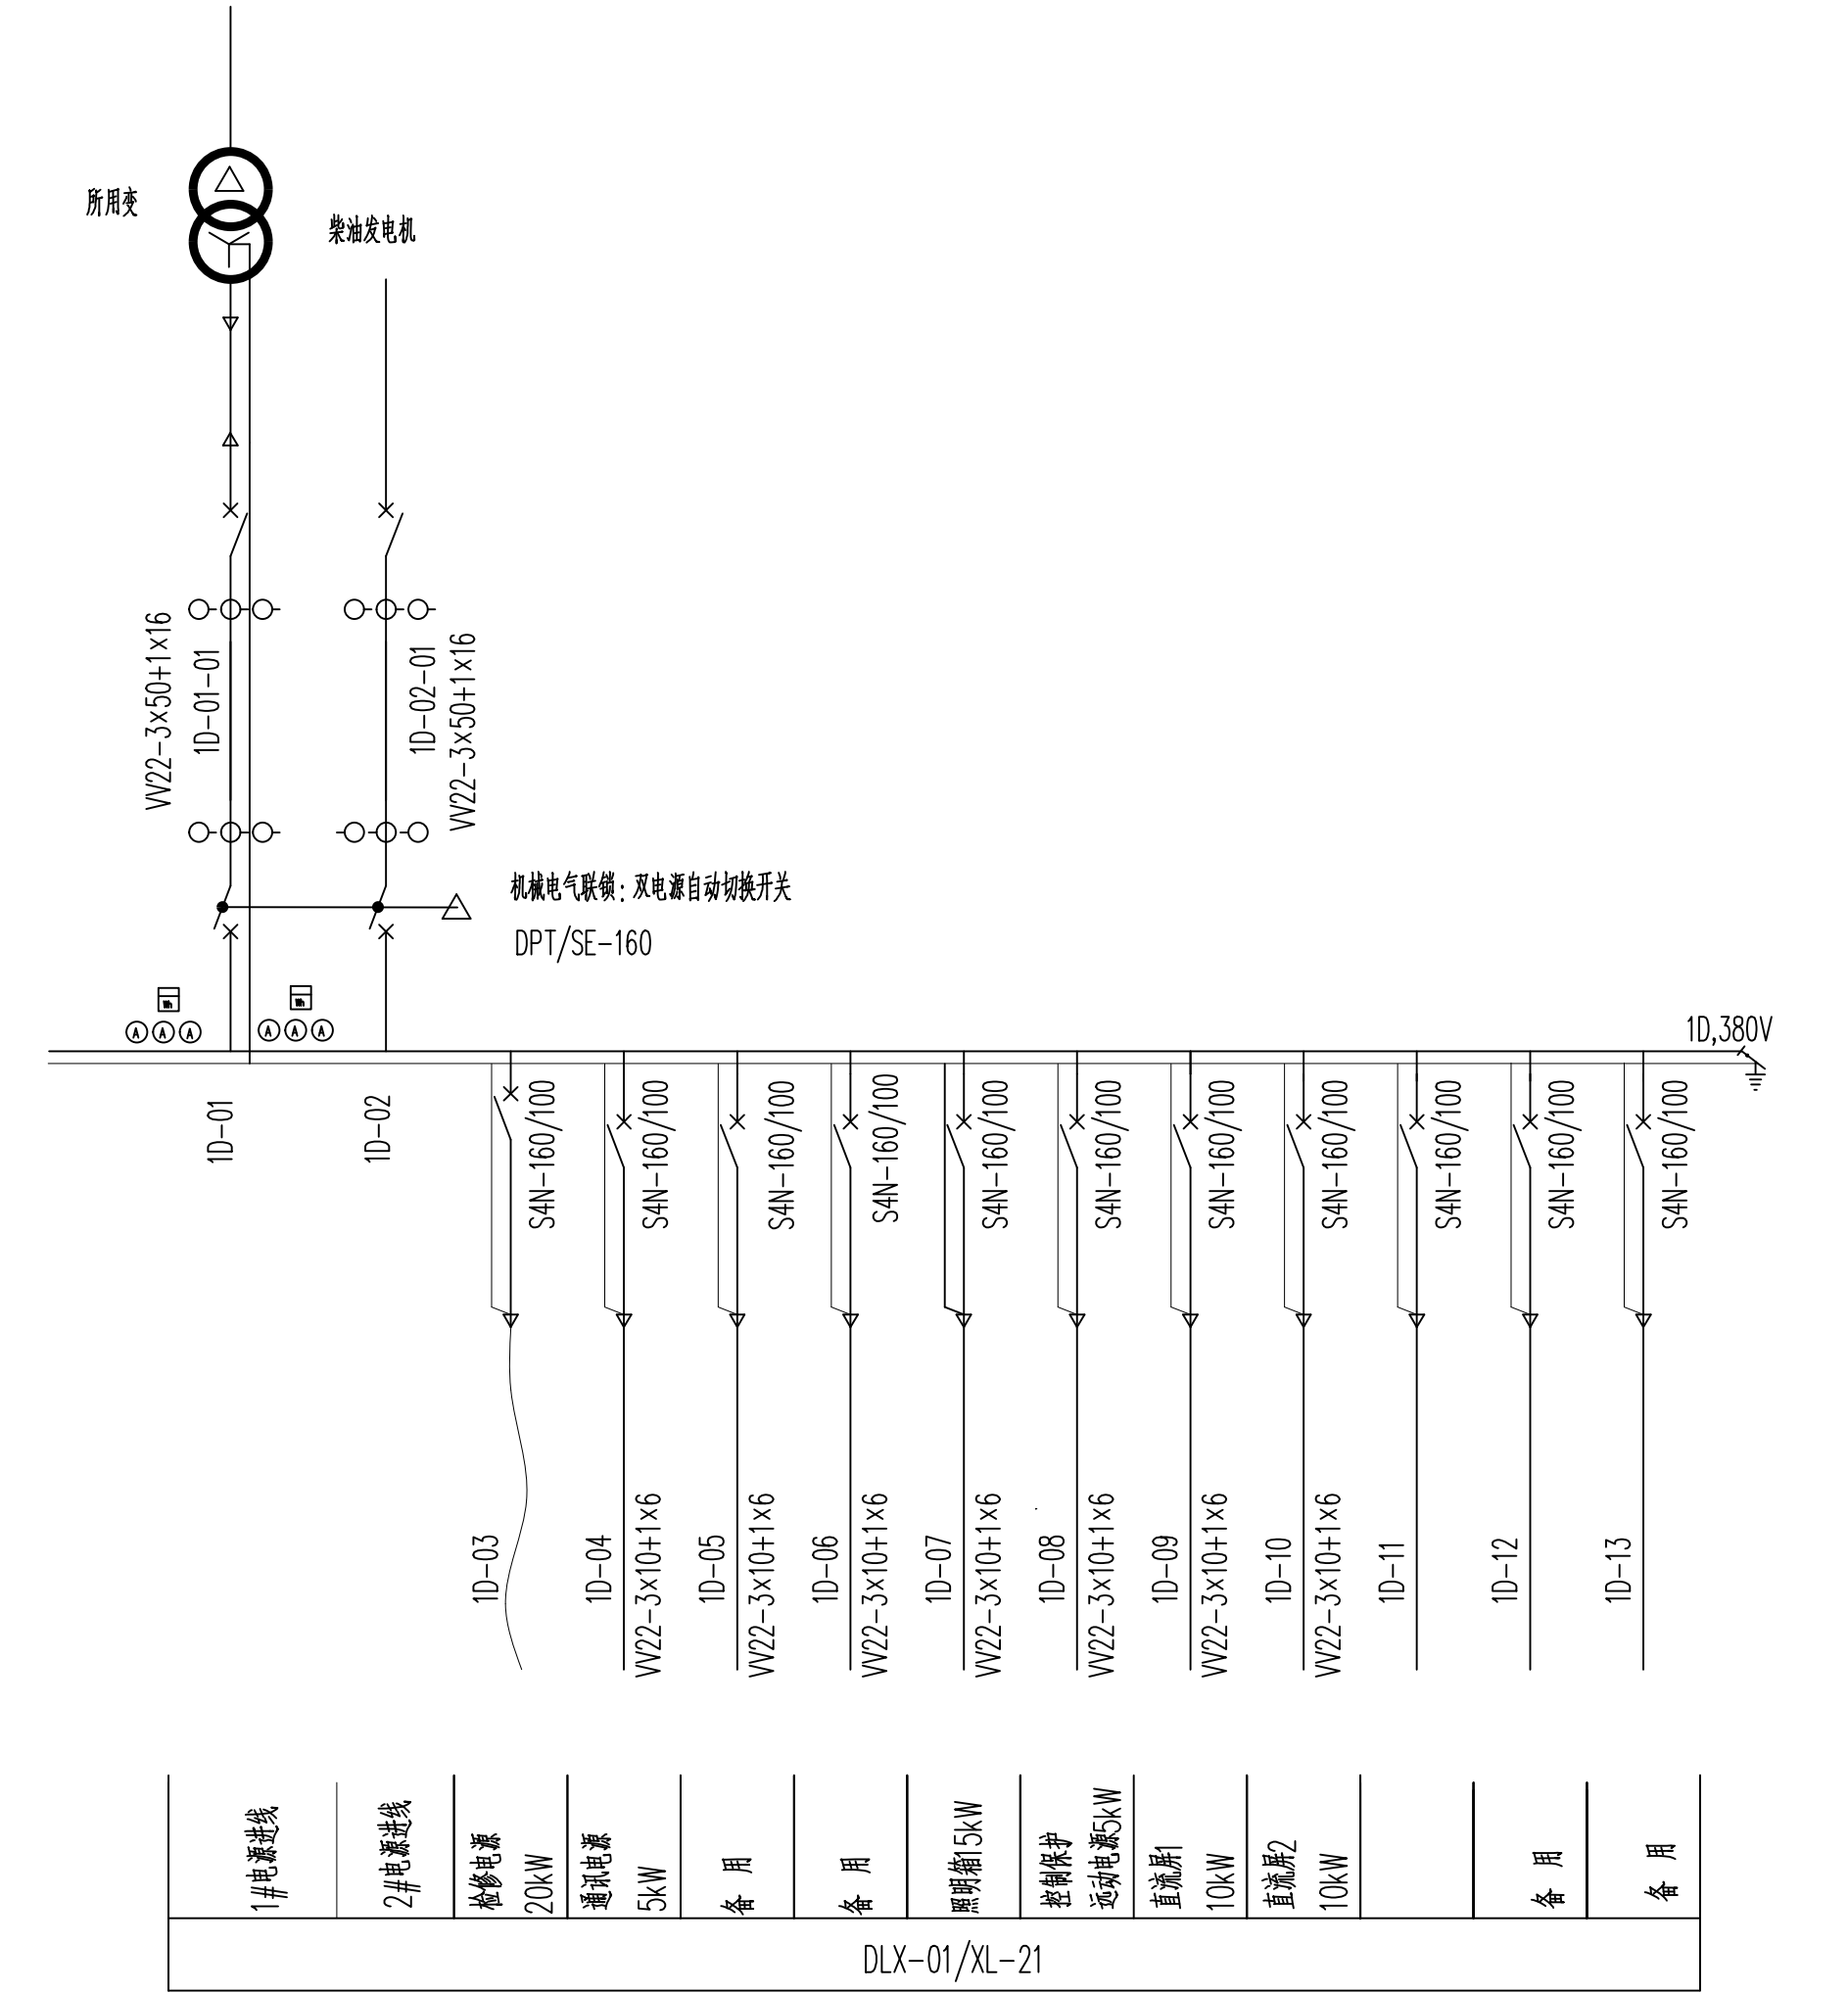

主要设备表

序号	名称	规格	单位	数量	备注
一	35kV设备				
1	35kV开关柜	KYN61-40.5, 柜ZN85-40.5型断路器	面	6	
2	主变压器	SZ9-6300, 35±4x2.5%/10.5kV, Ud%=7	台	1	已停用
3	主变压器	S11-2500, 35±2x2.5%/10.5kV, Ud%=6.5	台	1	已停用
4	站用变压器	SC9-50/10, 35±5%/0.4kV	台	1	已停用
5	耦合电容器	OWF35*3-0.0035T	台	1	
6	高频阻波器	XZK-630/20-1.0	台	1	
7					
二	10kV设备				
1	10kV开关柜	KYN28A-12型, 柜VZ1型断路器	面	17	需改造
2	电容补偿设备	TBB-11-1000-3	套	1	已停用
3	电容补偿设备	TBB-11-300-3	套	1	已停用
4	站用变压器	SC9-50/10, 10.5±5%/0.4kV	台	1	
三	0.4kV设备				
4	低压配电箱	XL-21 800mmx400mm (长x宽)	台	1	

## 黄河万家寨水利枢纽有限公司电站管理局

批准		龙口水电站		运行图纸	
审定				系统图 部分	
审查		龙口35kV备用电源变电站主接线图			
校核		比例		日期	2020年11月
制图	刘微微	180830	图号	LK-XTT-007	